




工事名	下田村中央公民館新築設計図			8
図面名	1階平面図	縮尺	1/200	

[Redacted area]

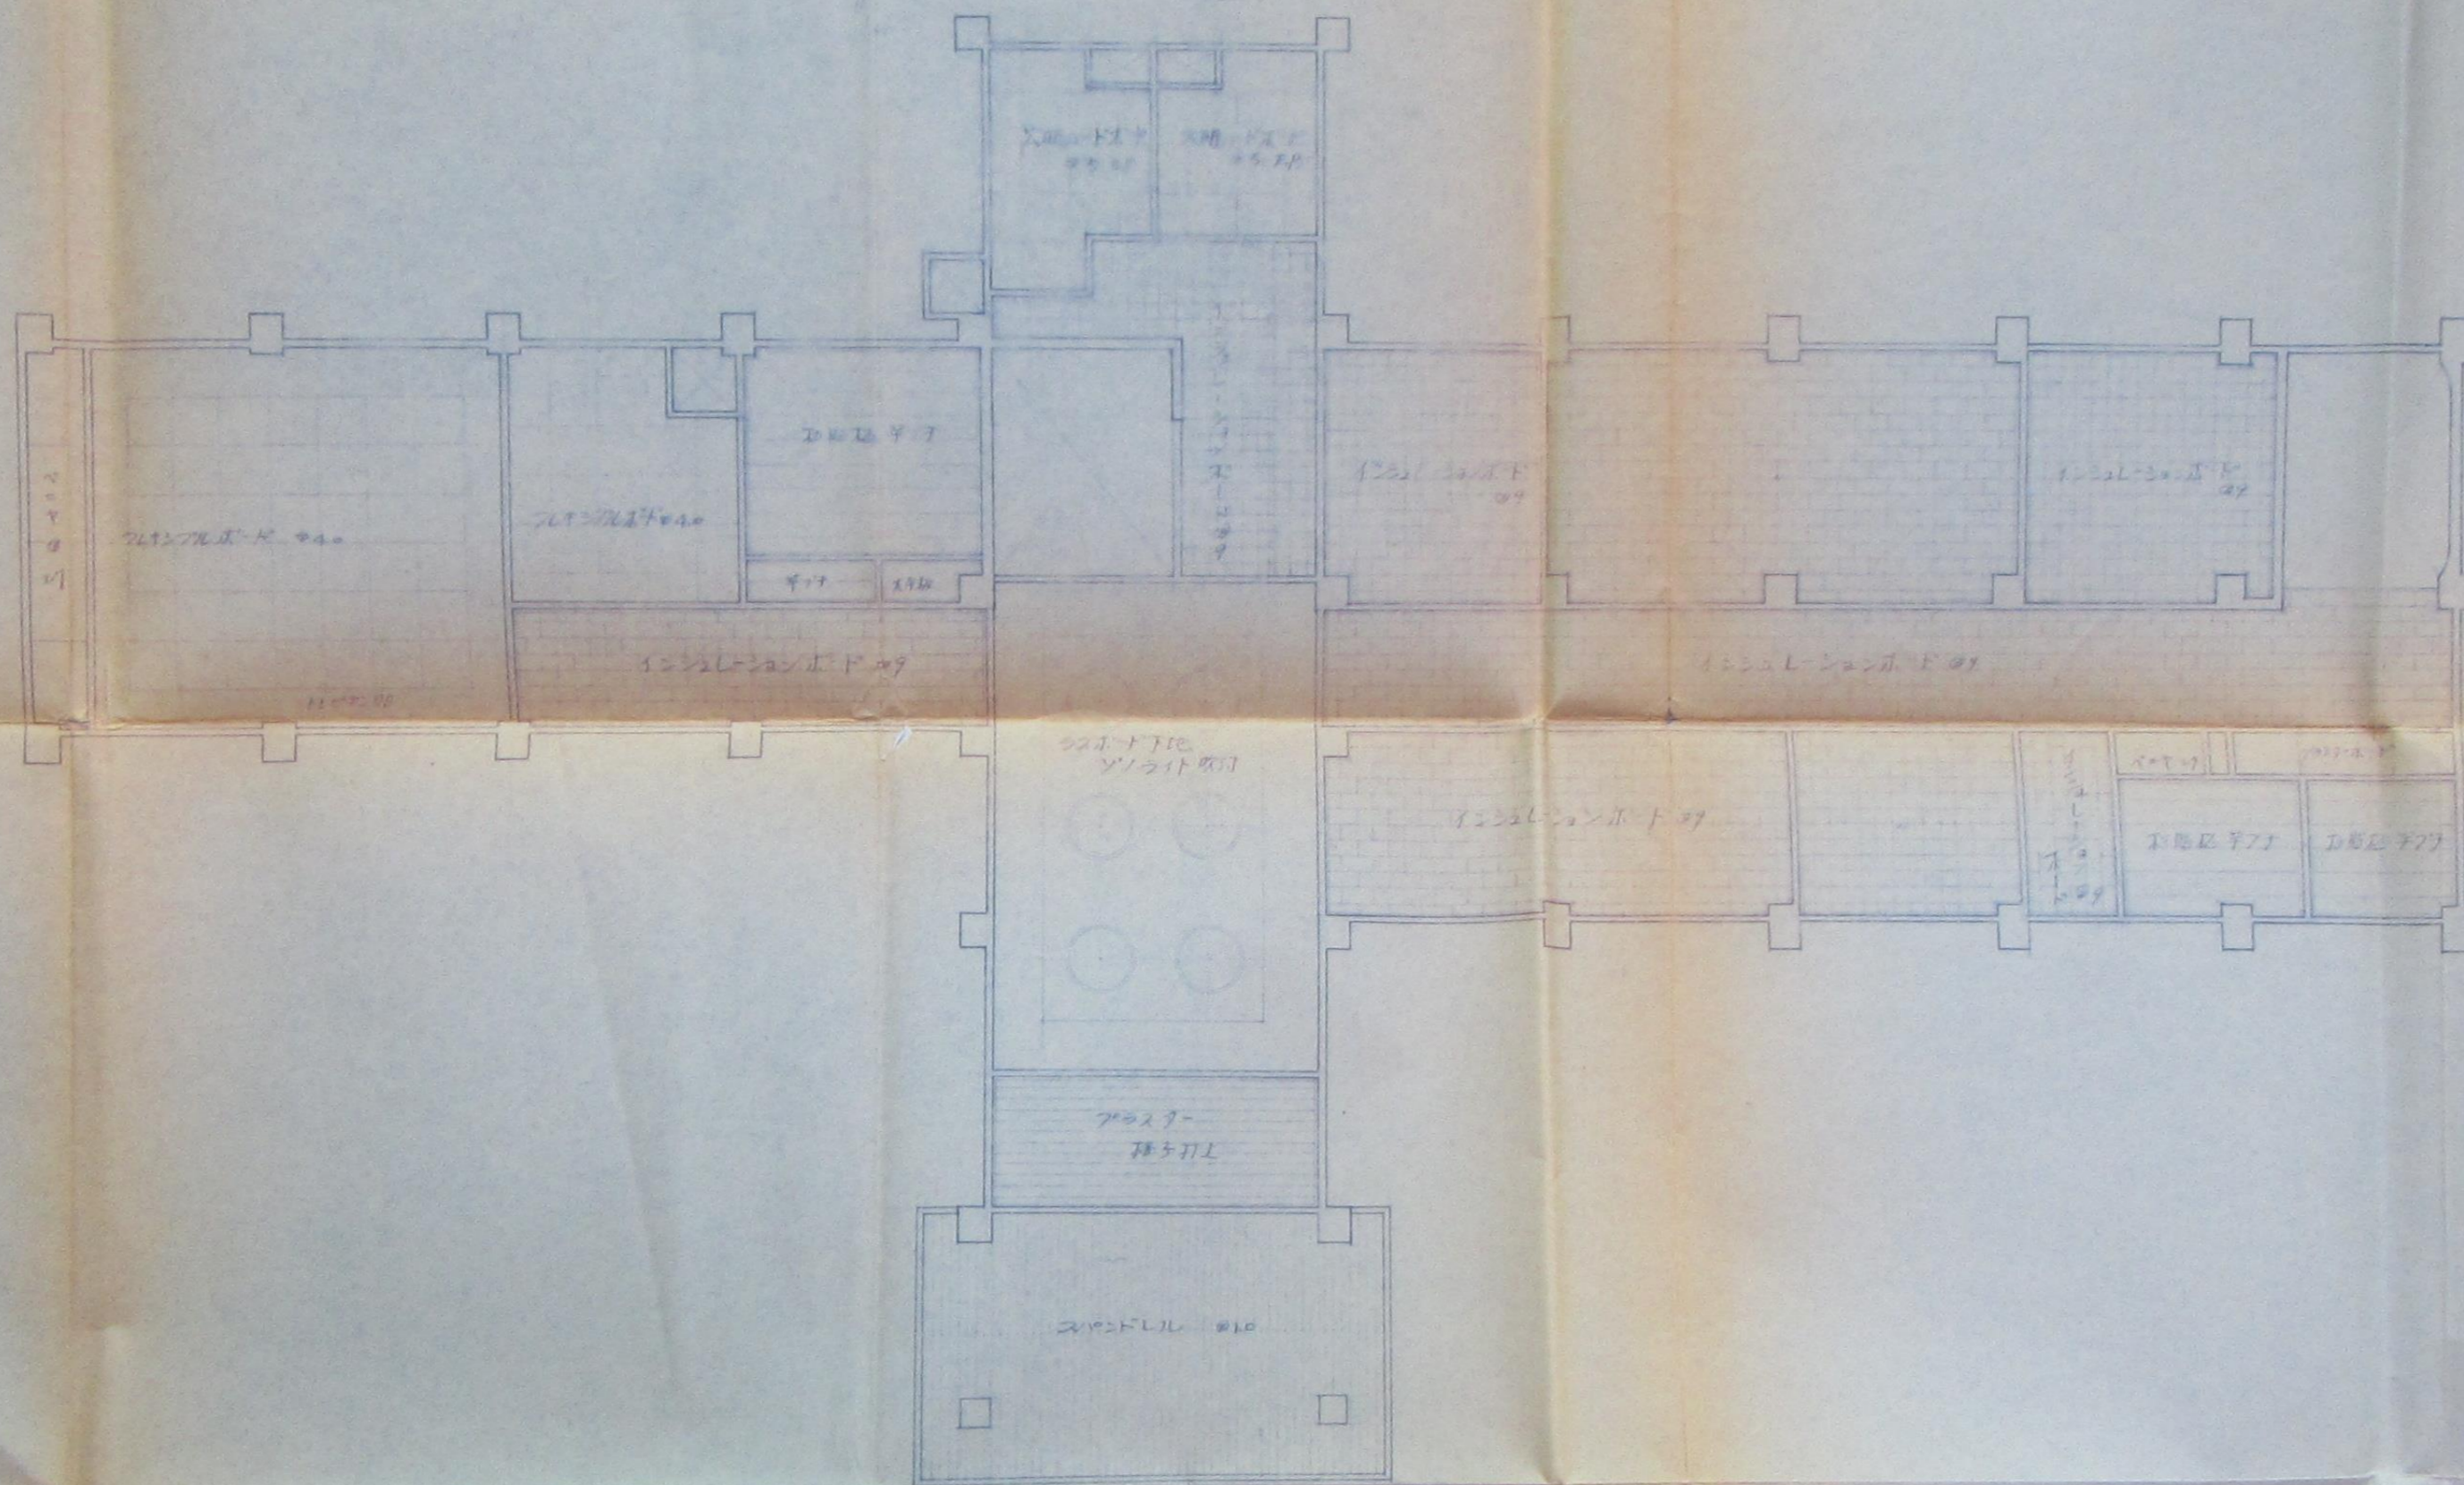


1階天井伏図 S=1:100


工事名	下田村中央公民館新築設計図		
図面名	1階天井伏図	縮尺	1/100

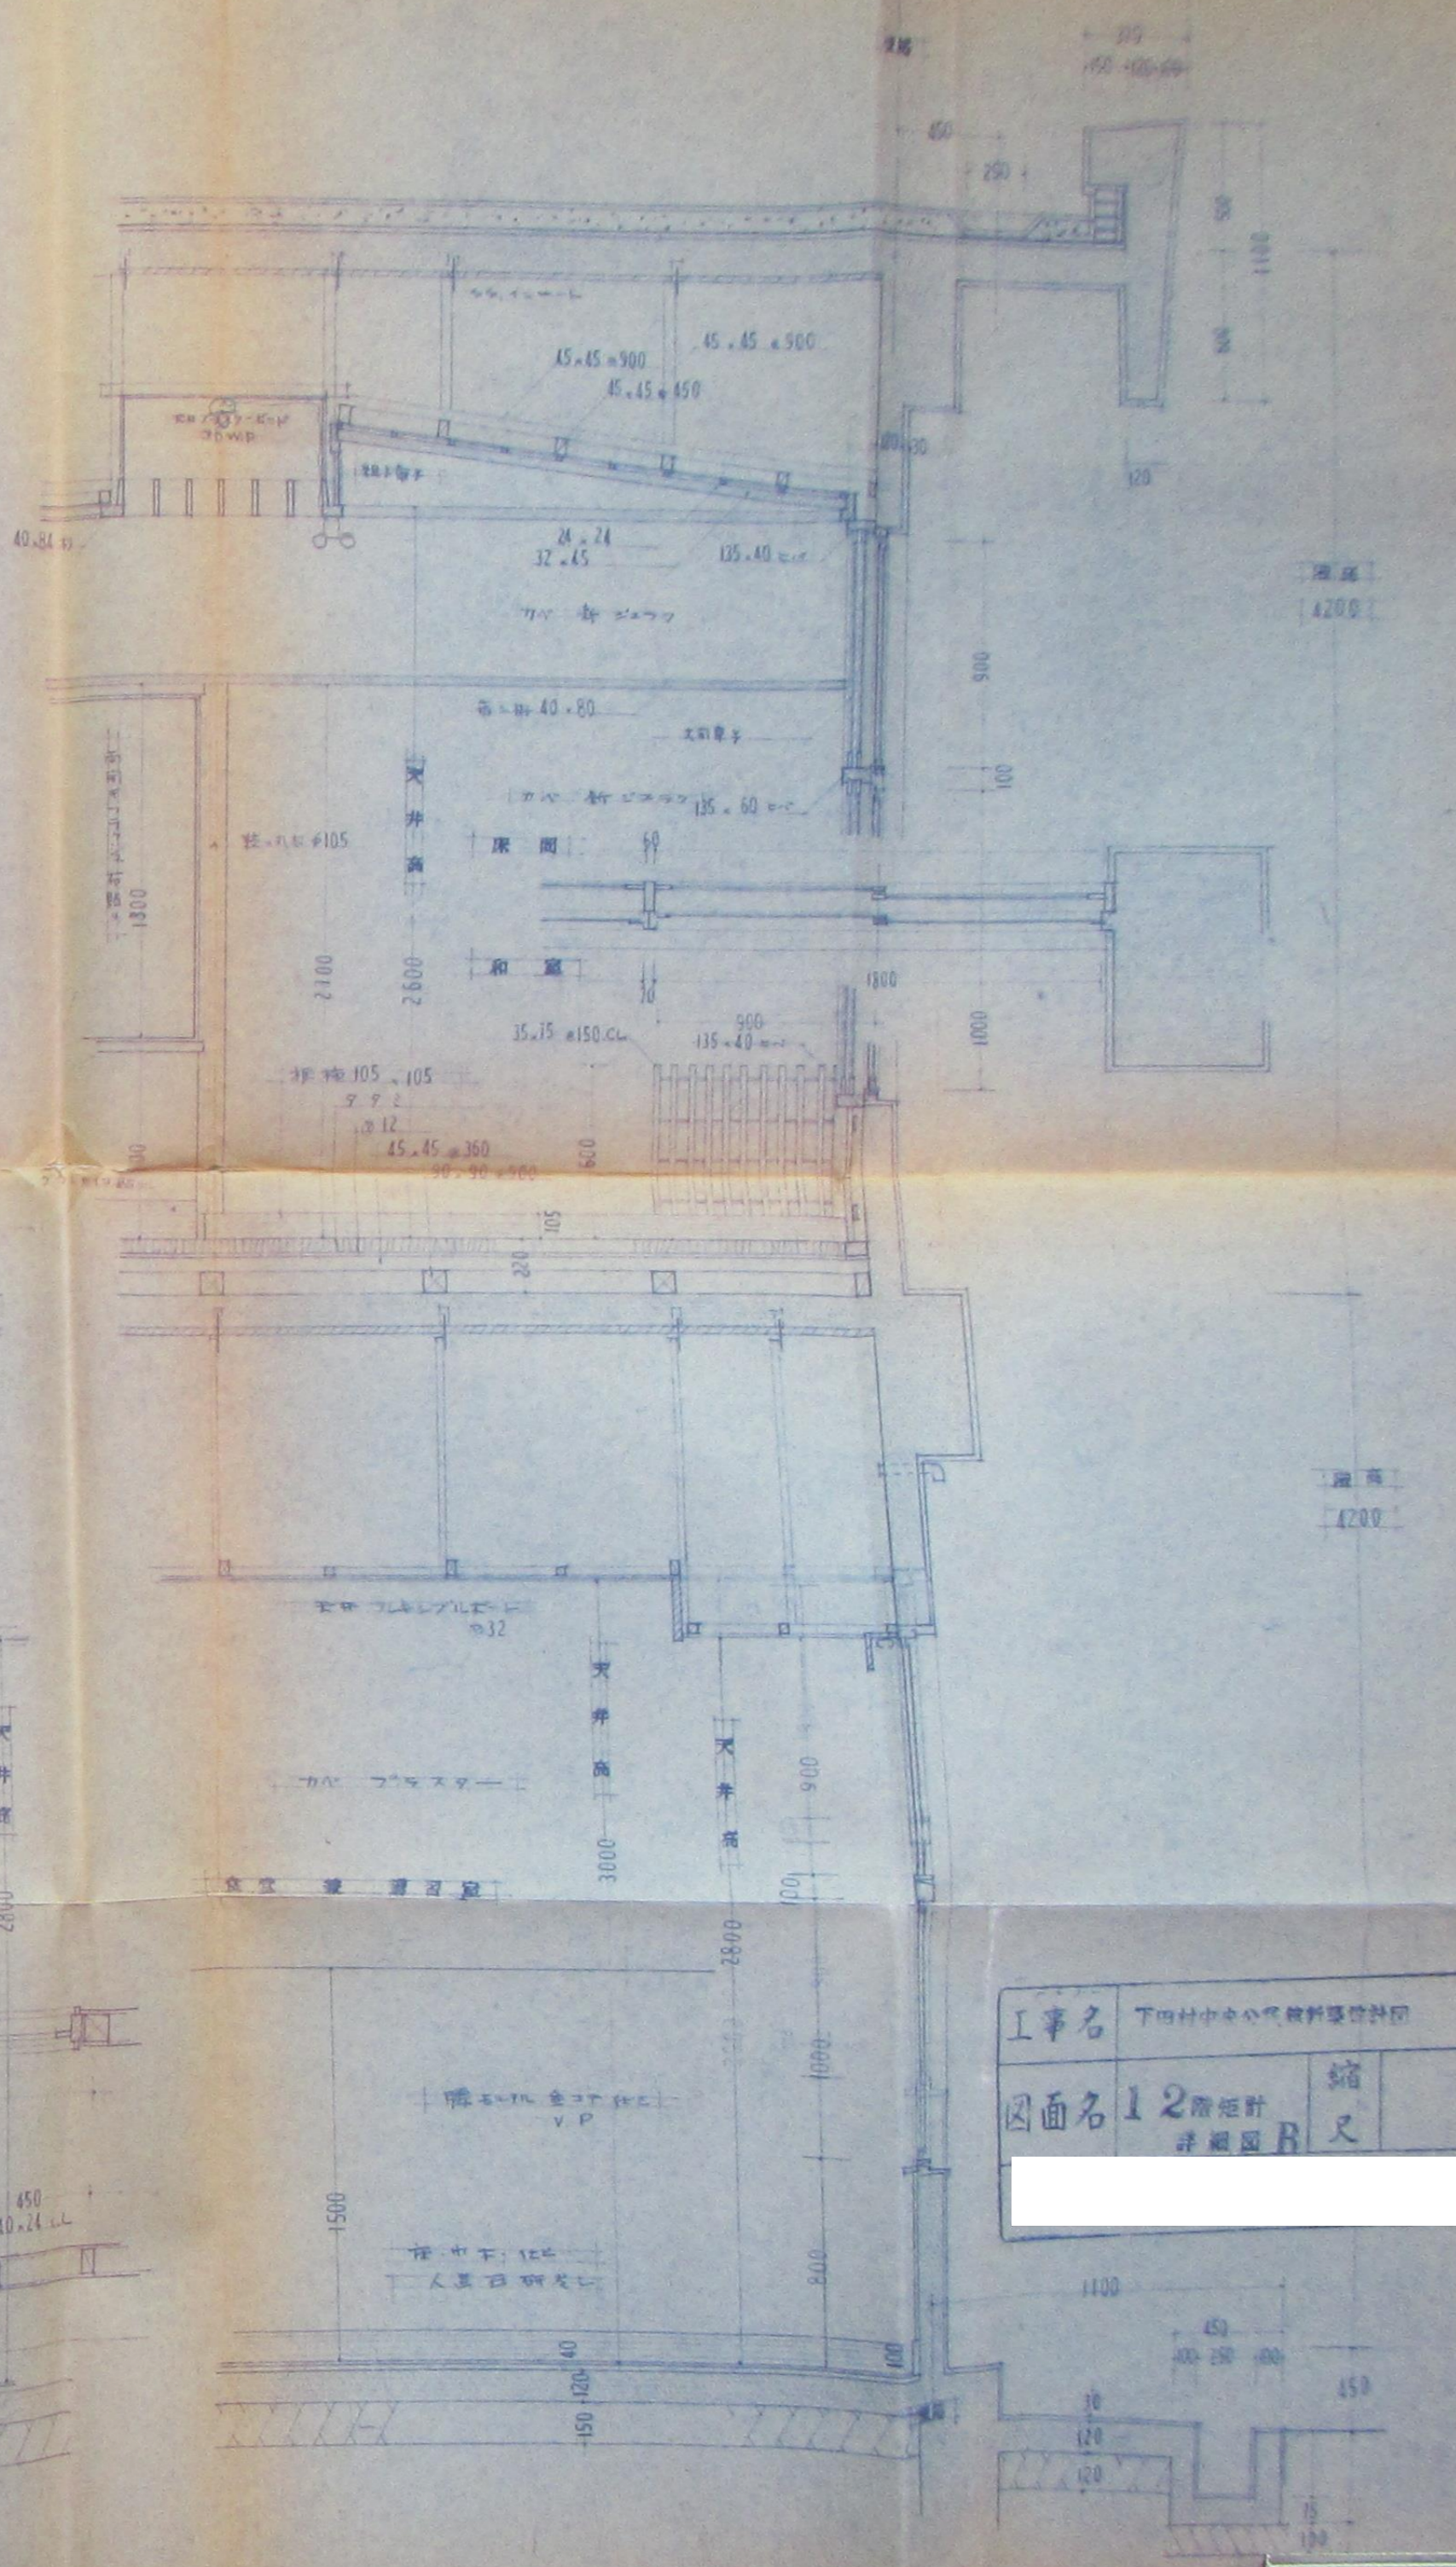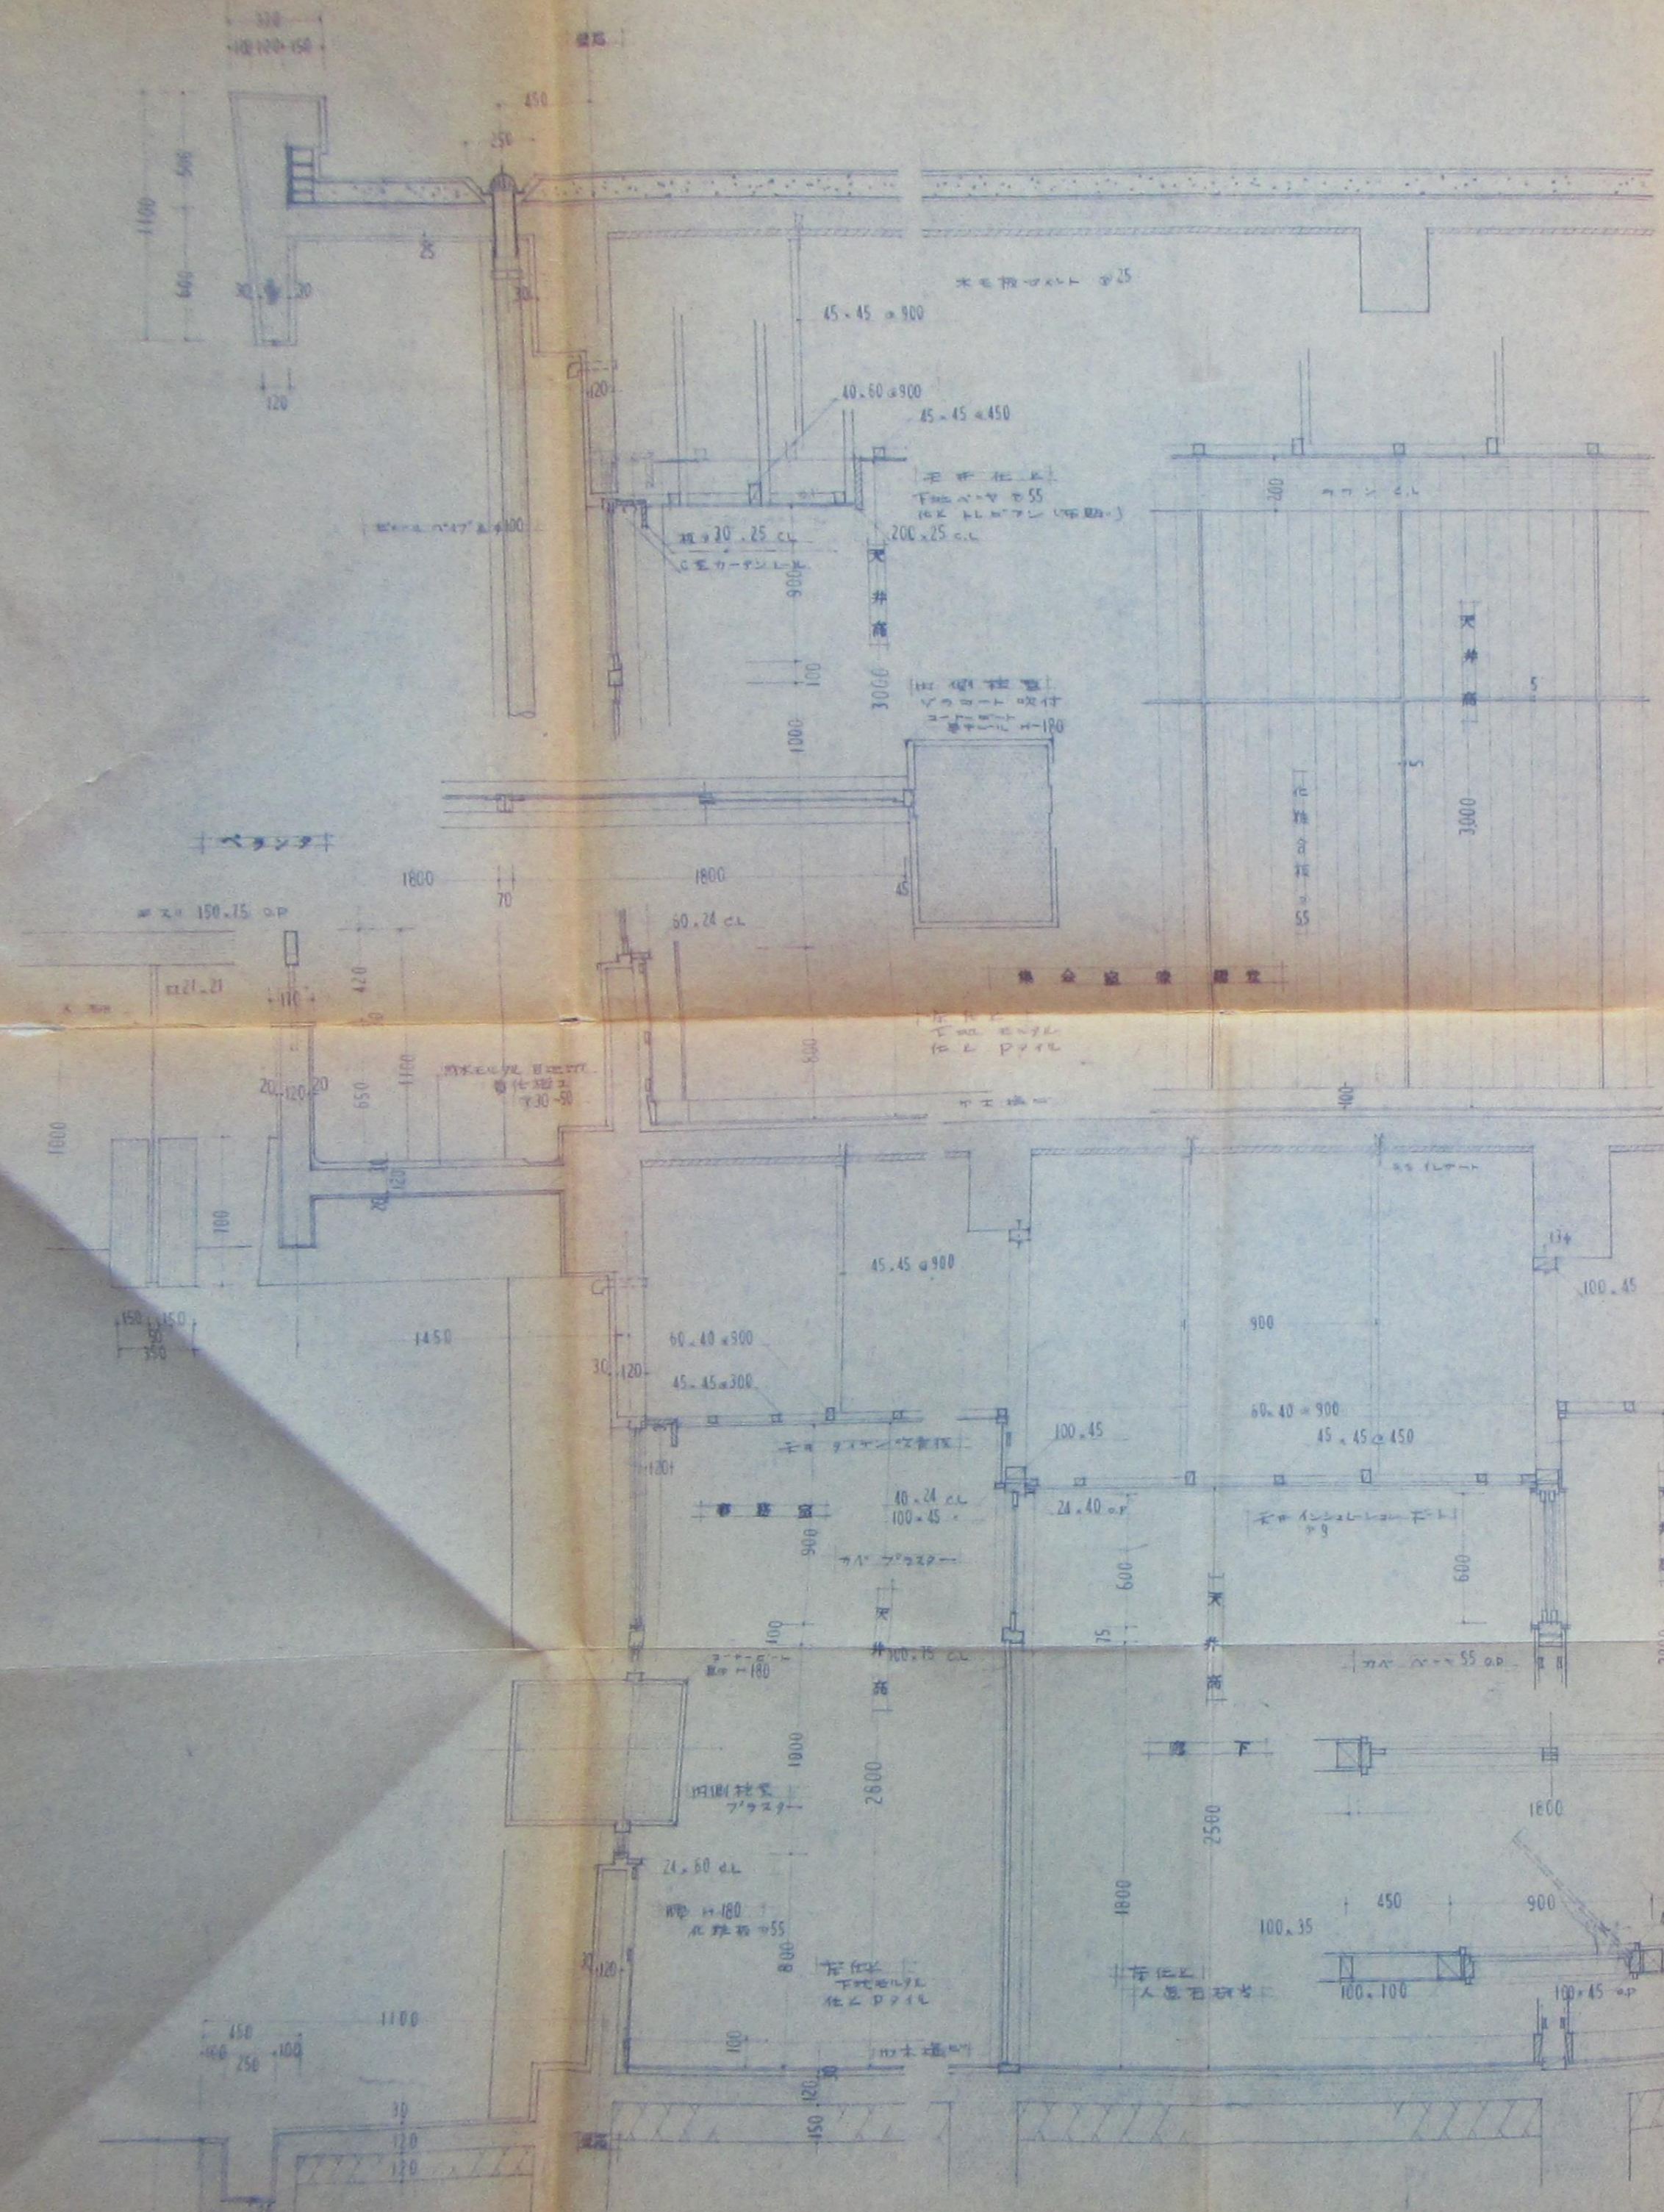

工事名	下田村中心公民館新築設計図	
図面名	12階設計 非構造図B	縮尺


11

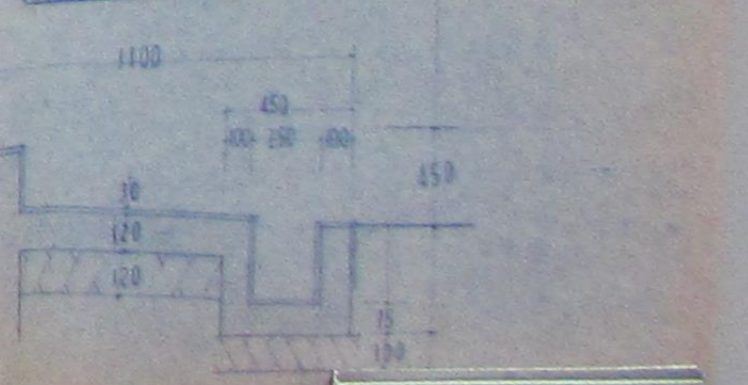

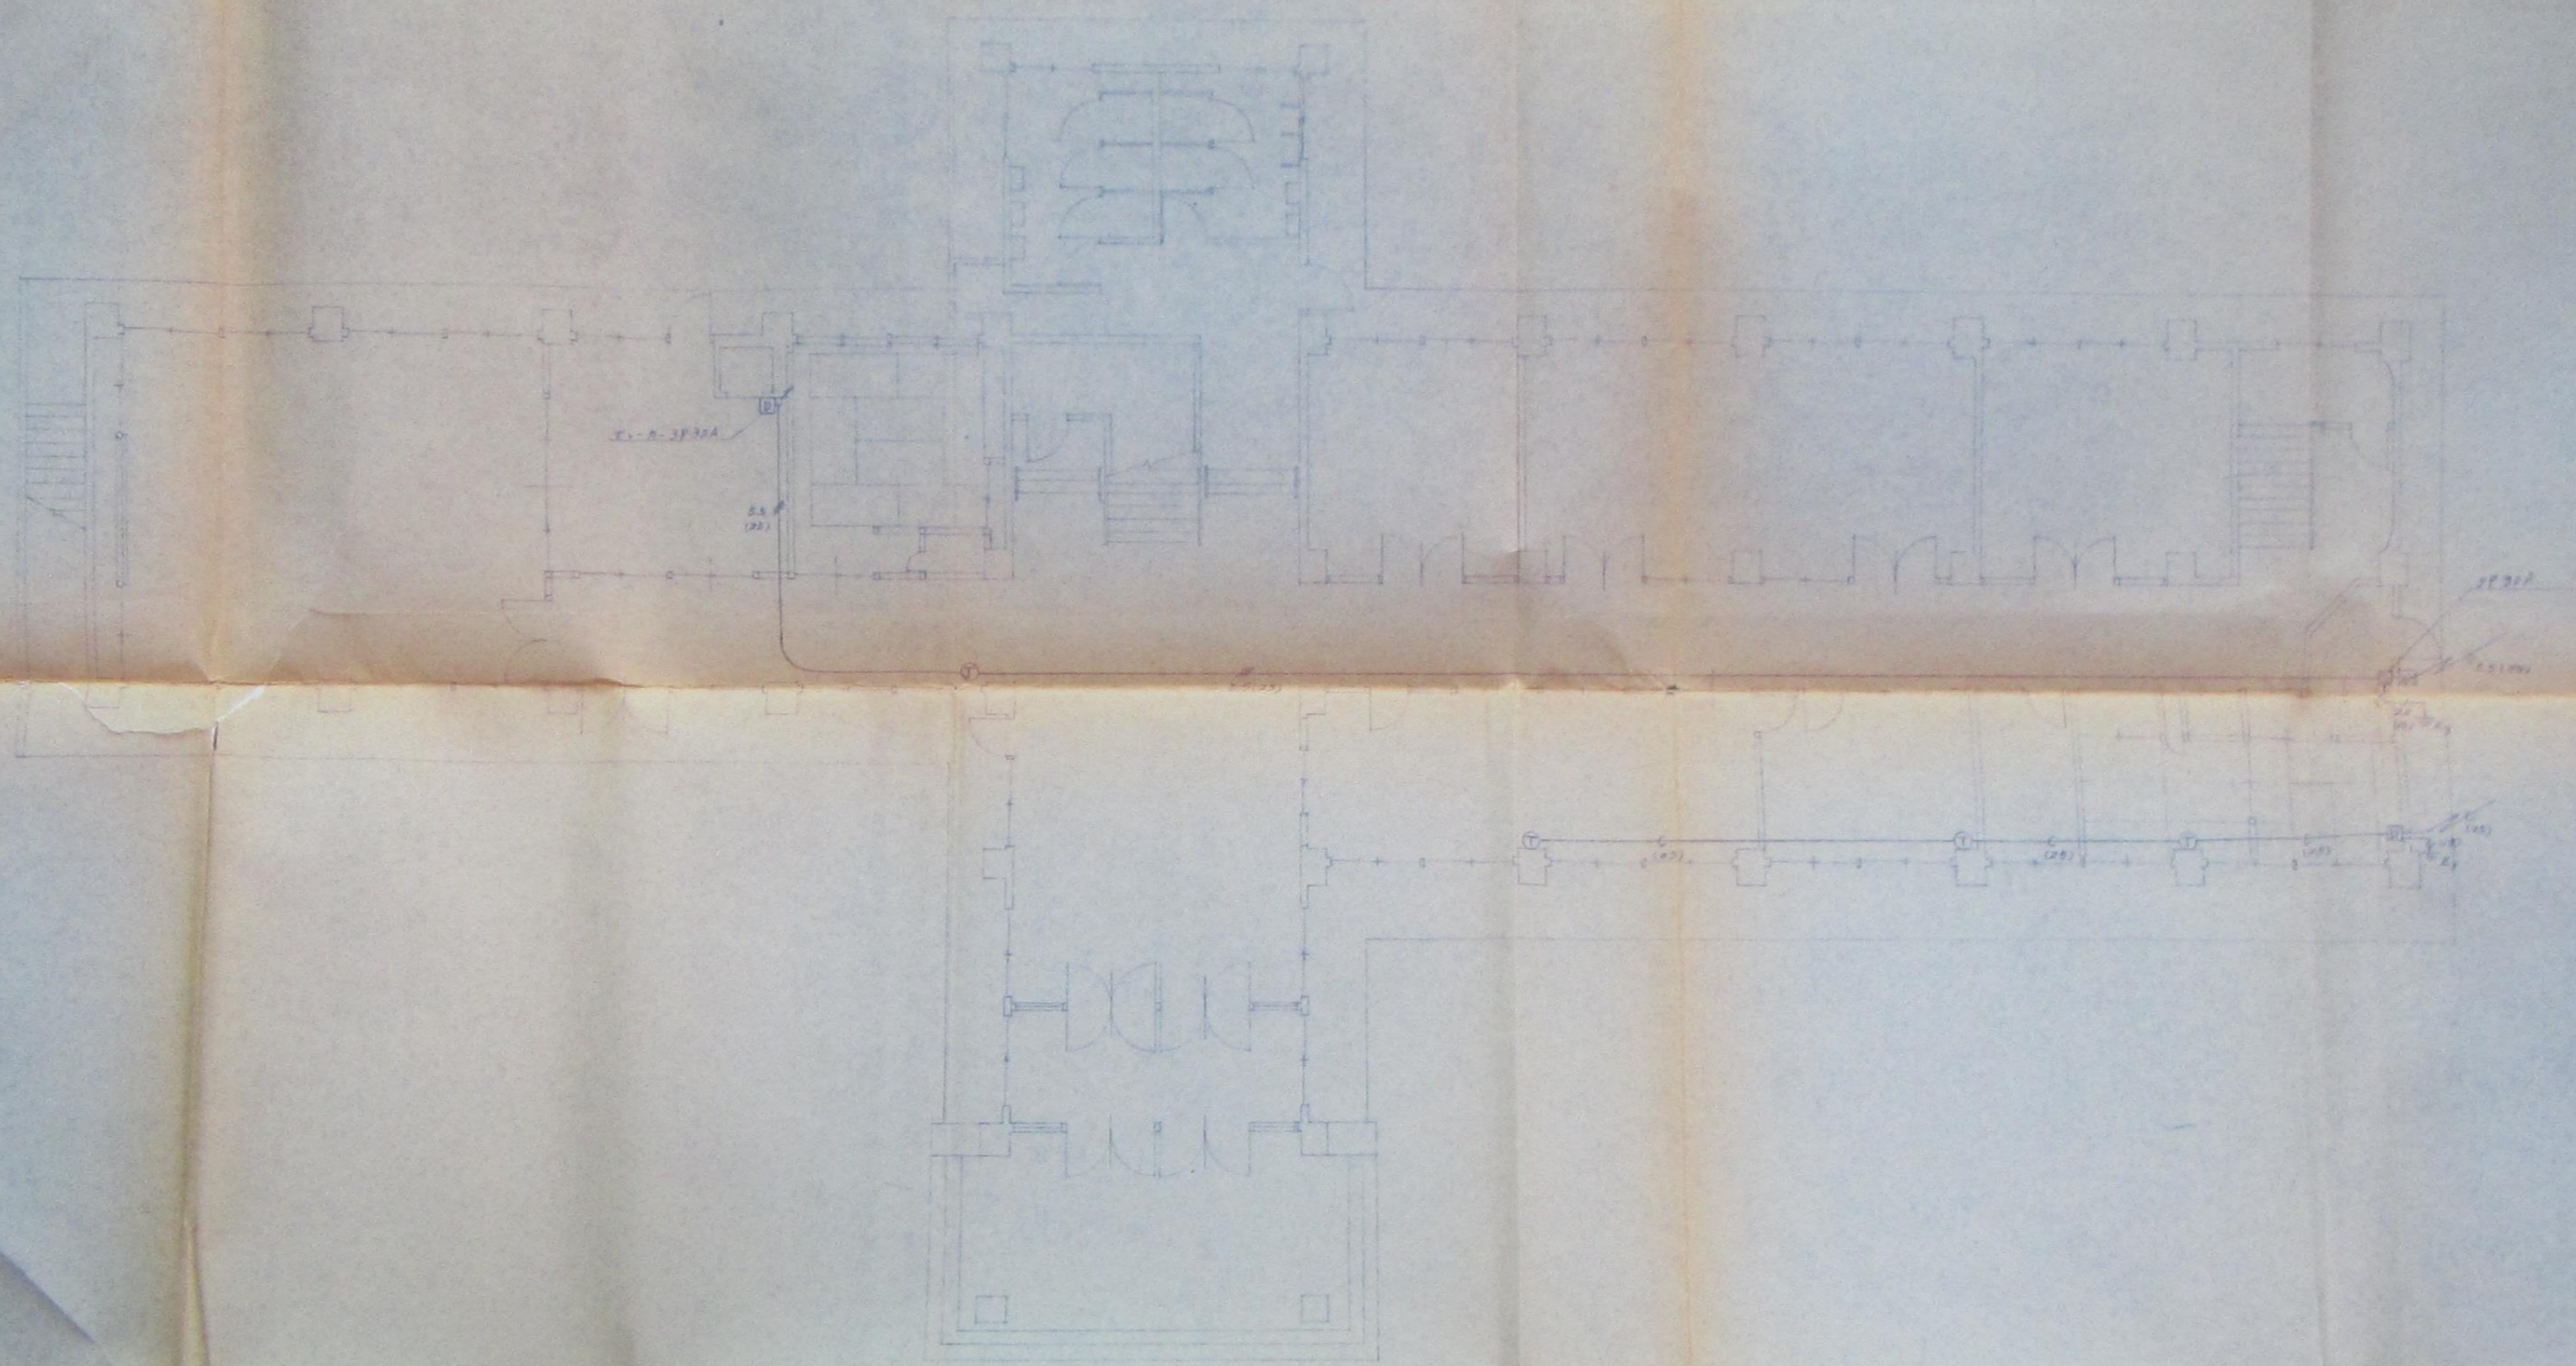


1階動力及弱電設備 3-12-100

工事名	下田村中央公民館新築設計図		40
図面名	1階動力及弱電設備	縮尺	

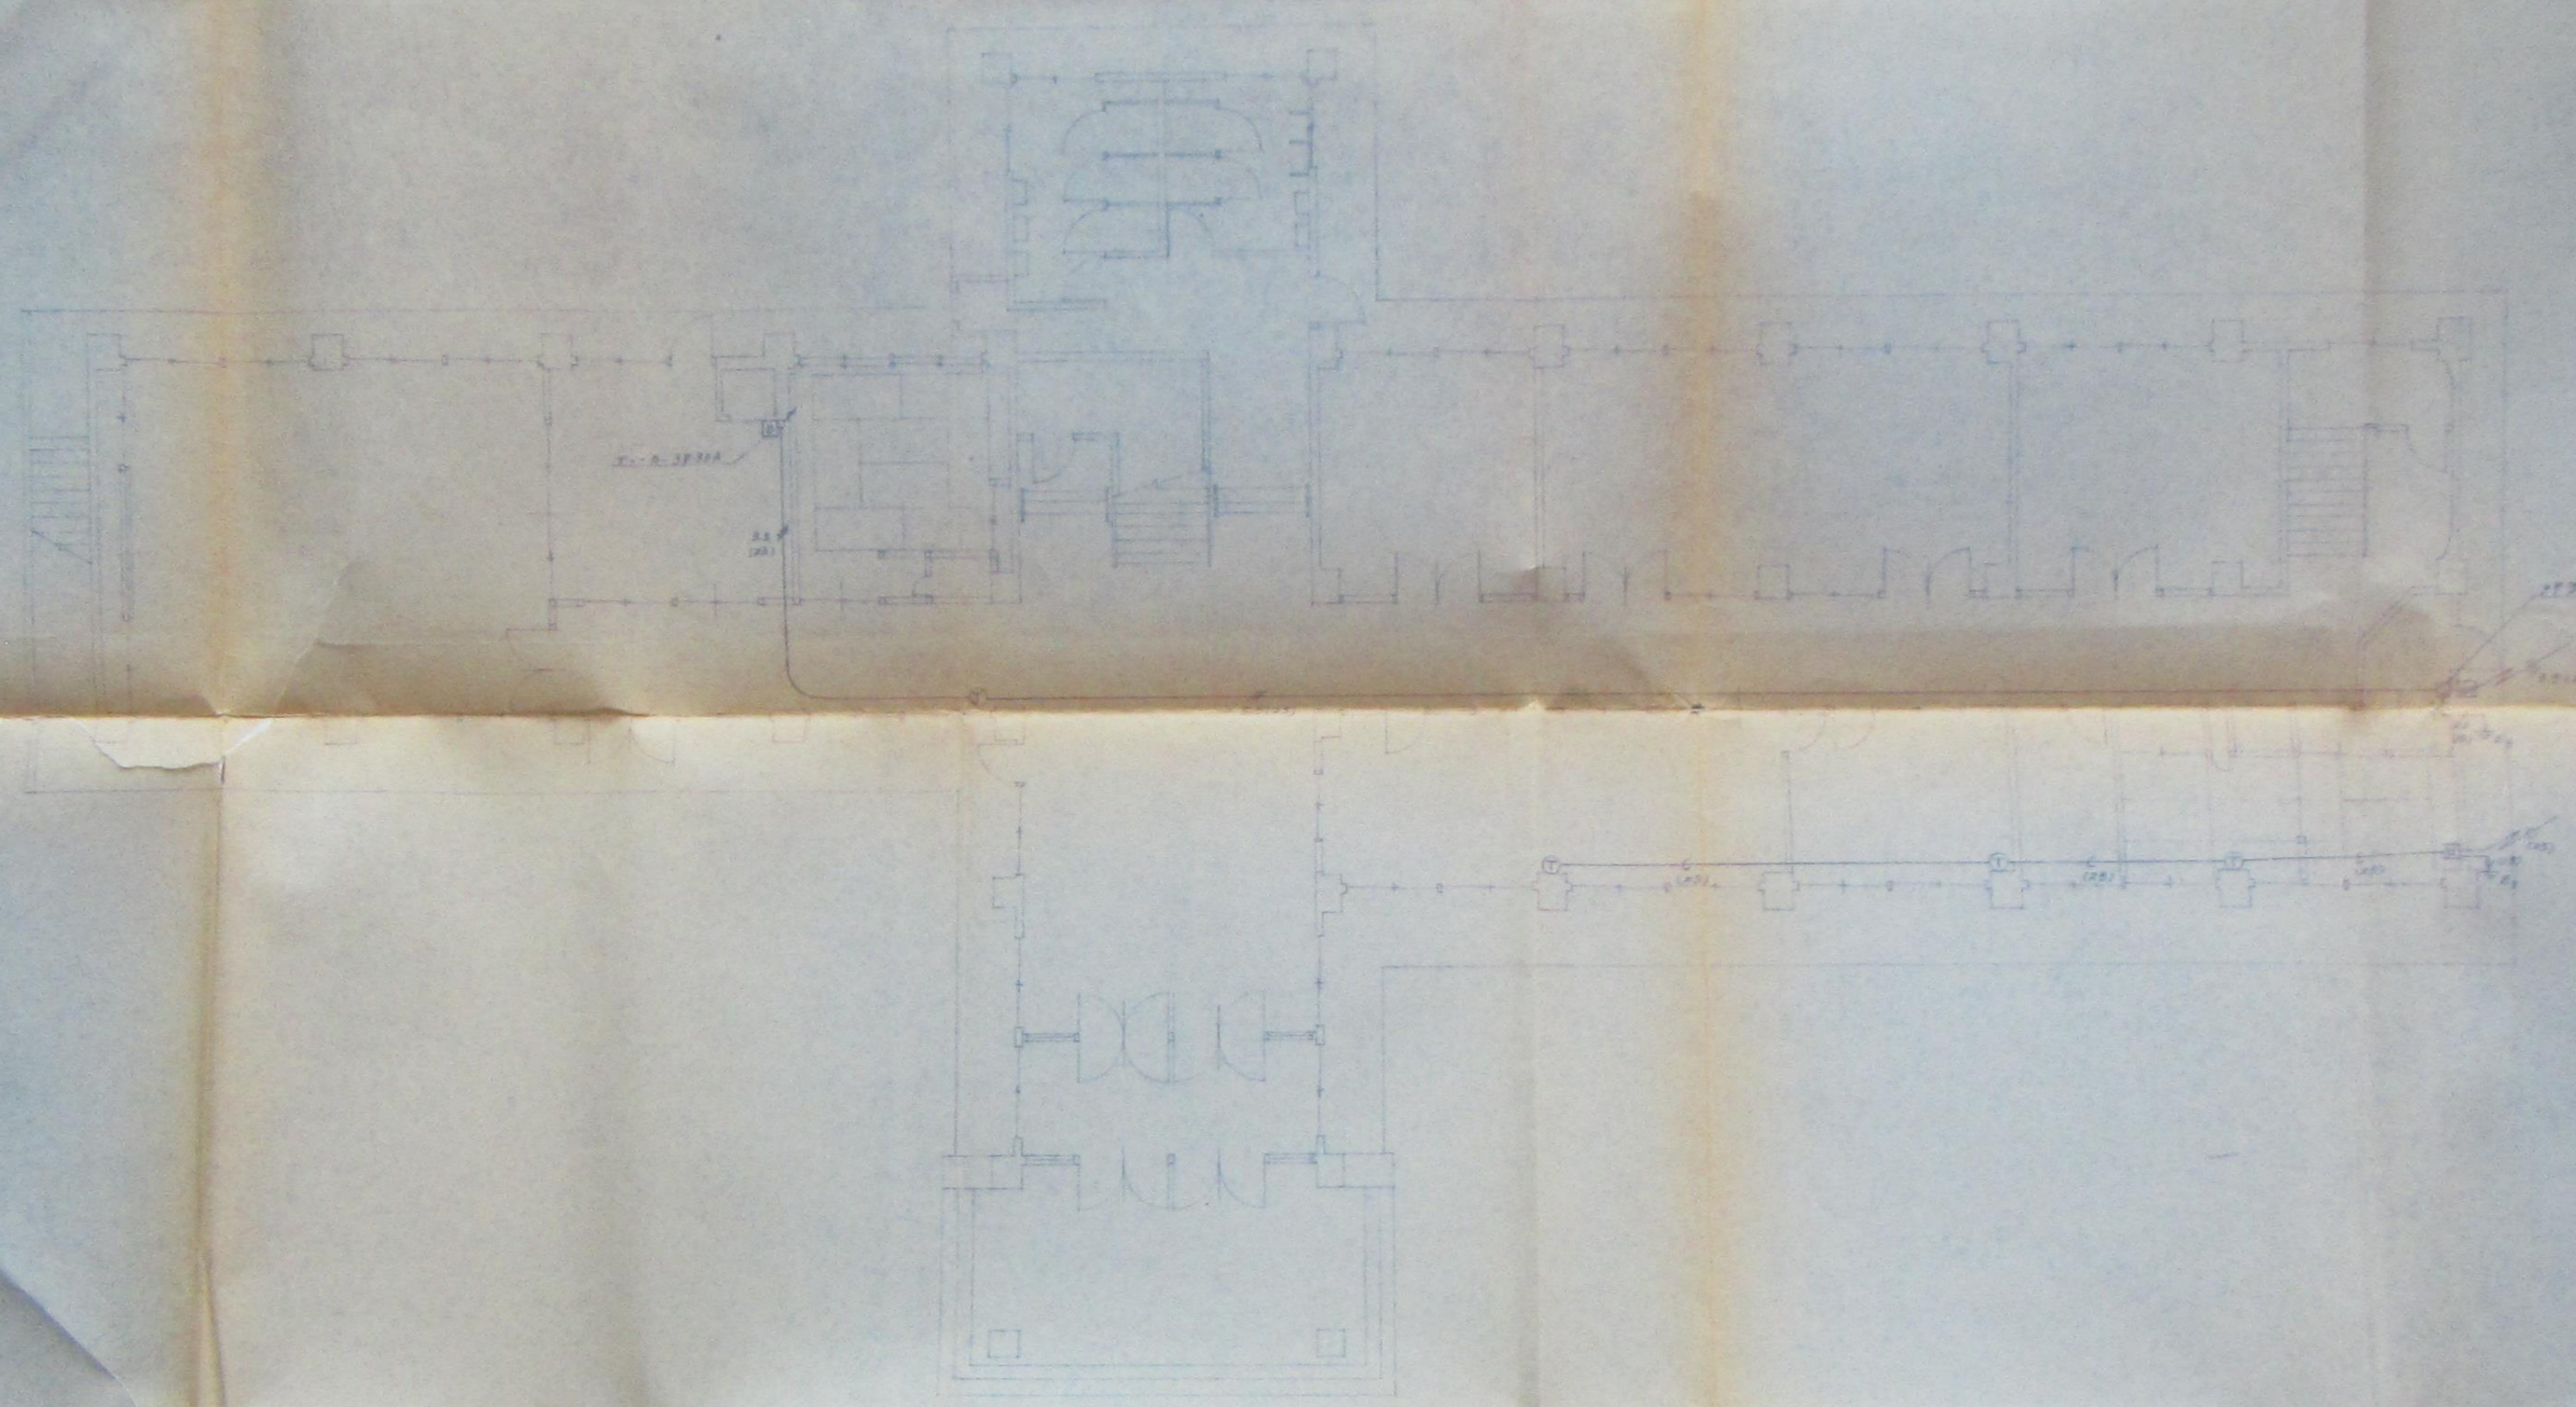


1階新電力配線図 2-12/100

工事名	下田村中央公民館新築設計図		巻40
図面名	1階新電力配線図	縮尺	
[Redacted]			

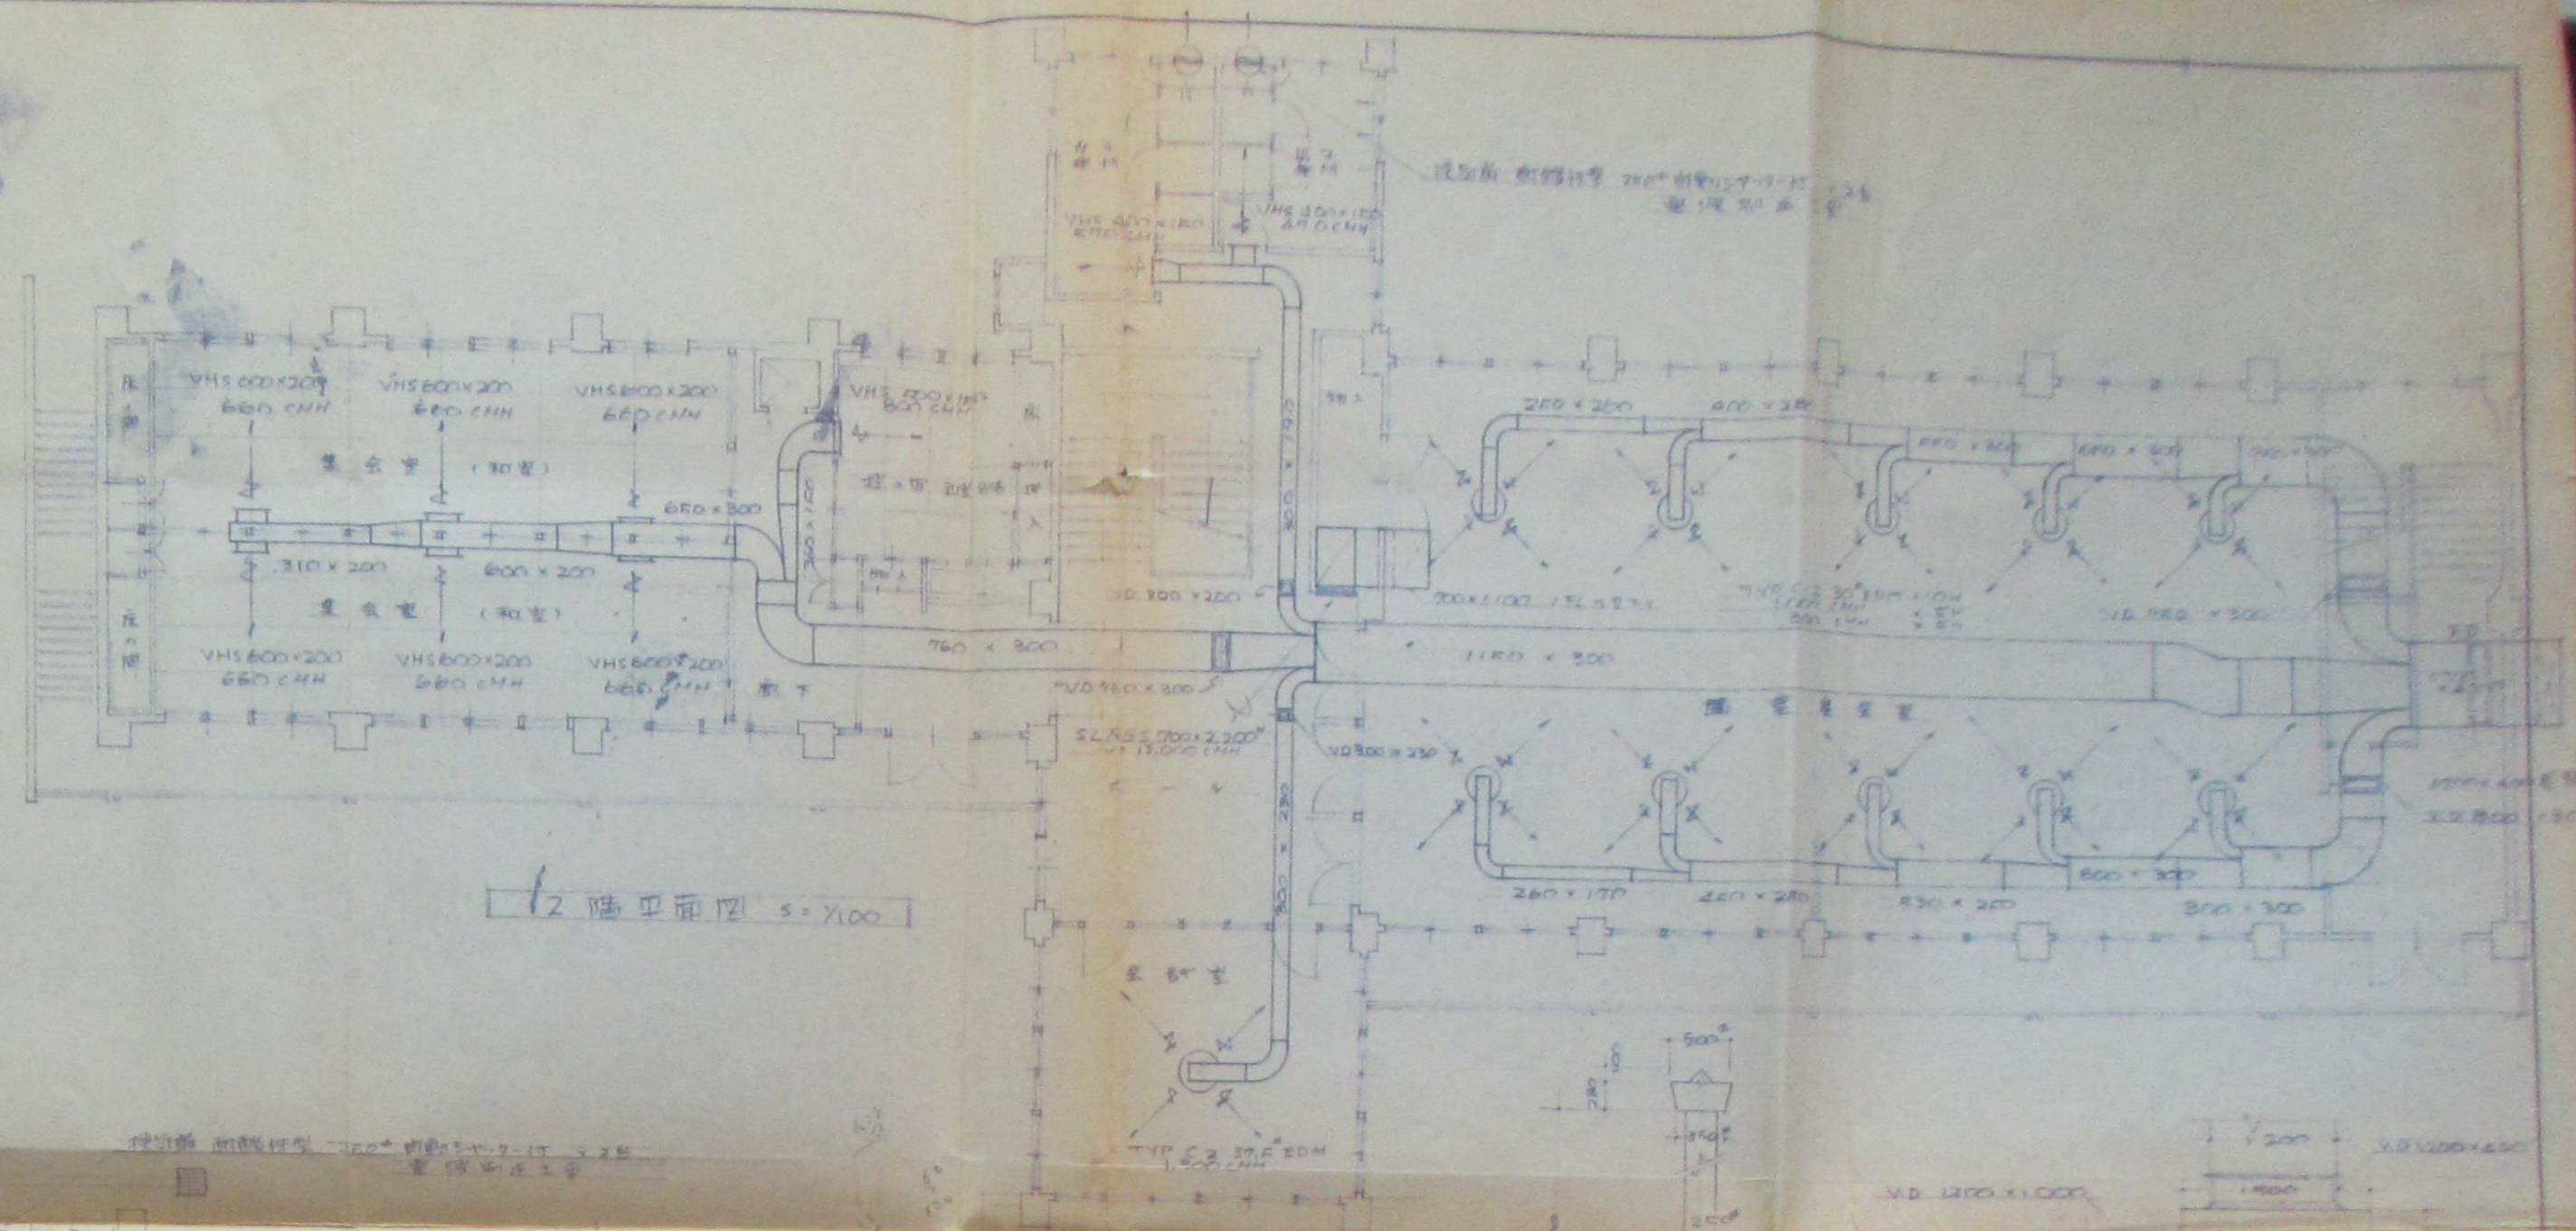


建築師事務所 700 號 1957.12.17 2 樓  
 圖樣在工部局

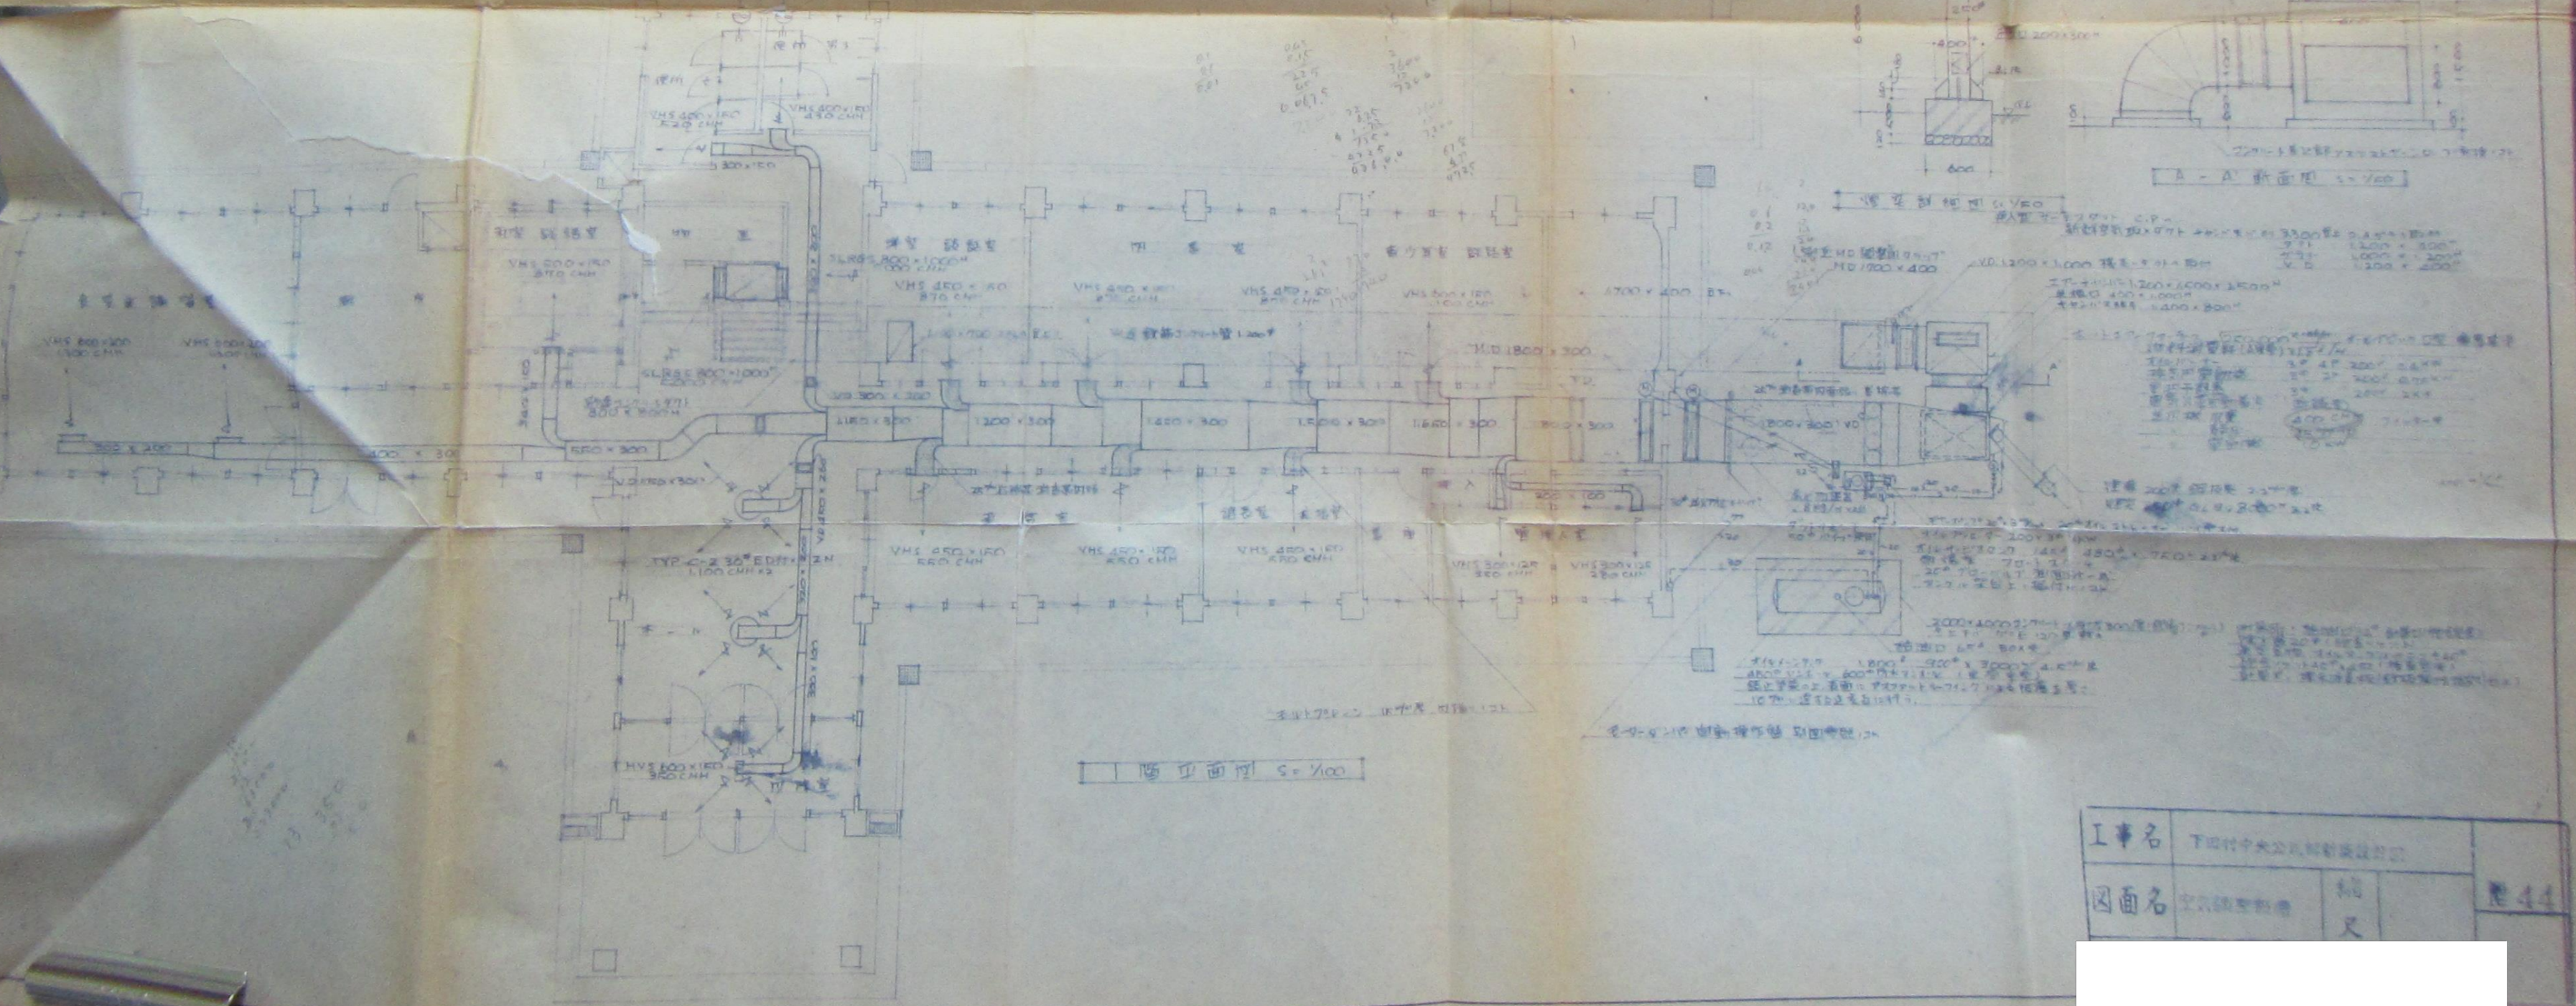


A-A 剖面圖 1:100

工率名	下田村中央公民館新築設計	縮尺	1:100
圖面名	空氣調節設備	縮尺	1:100

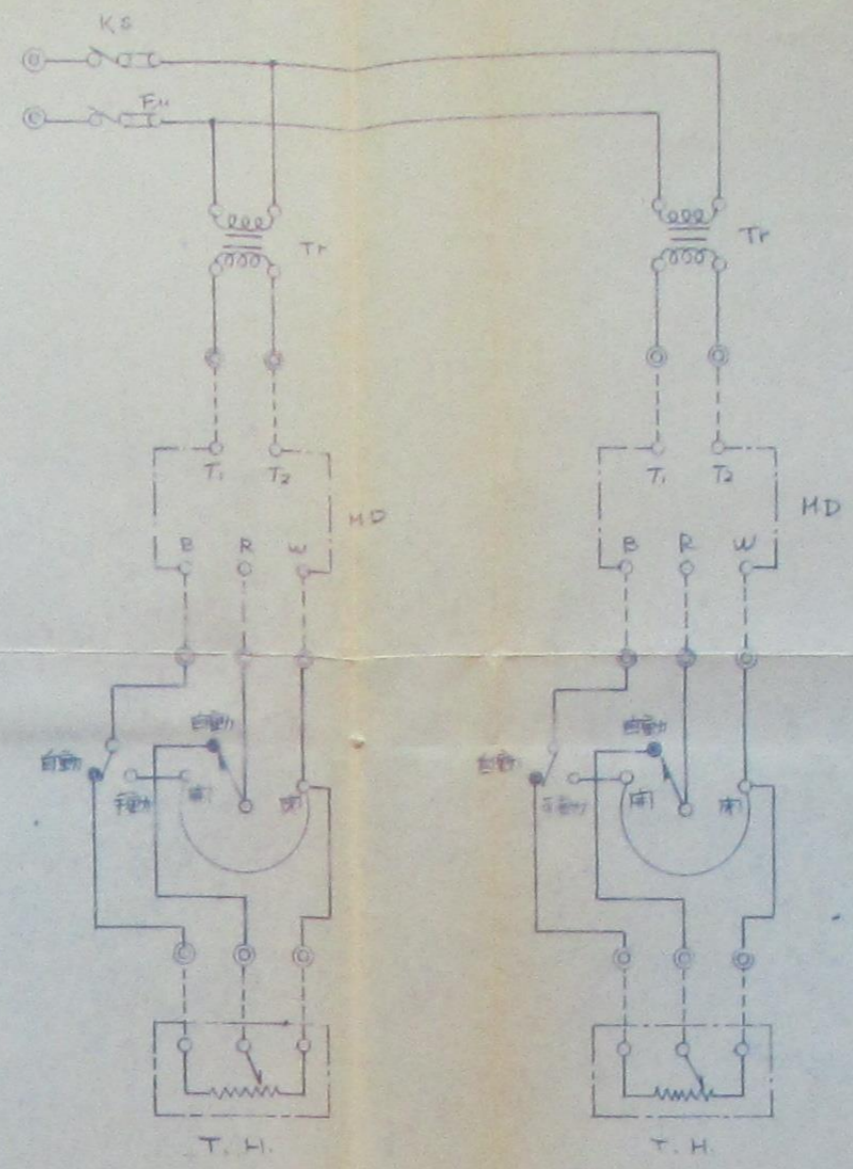


記号	名称	仕様
C.K.S.	リレー	110V-20A
F.H.	フューズ	70A
Tr	変圧器	150VA 200V/100V
M.D.	電動機	300W 200V
T.H.	熱保護器	100A

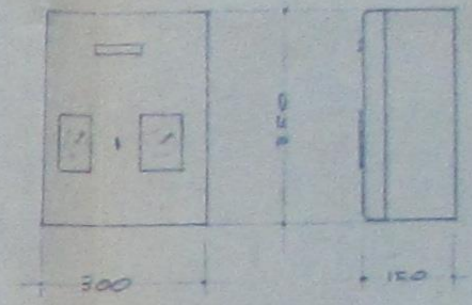

電動機制御盤内寸法図

電動機制御盤内配線図

SRC 3631-0 相対的配線図

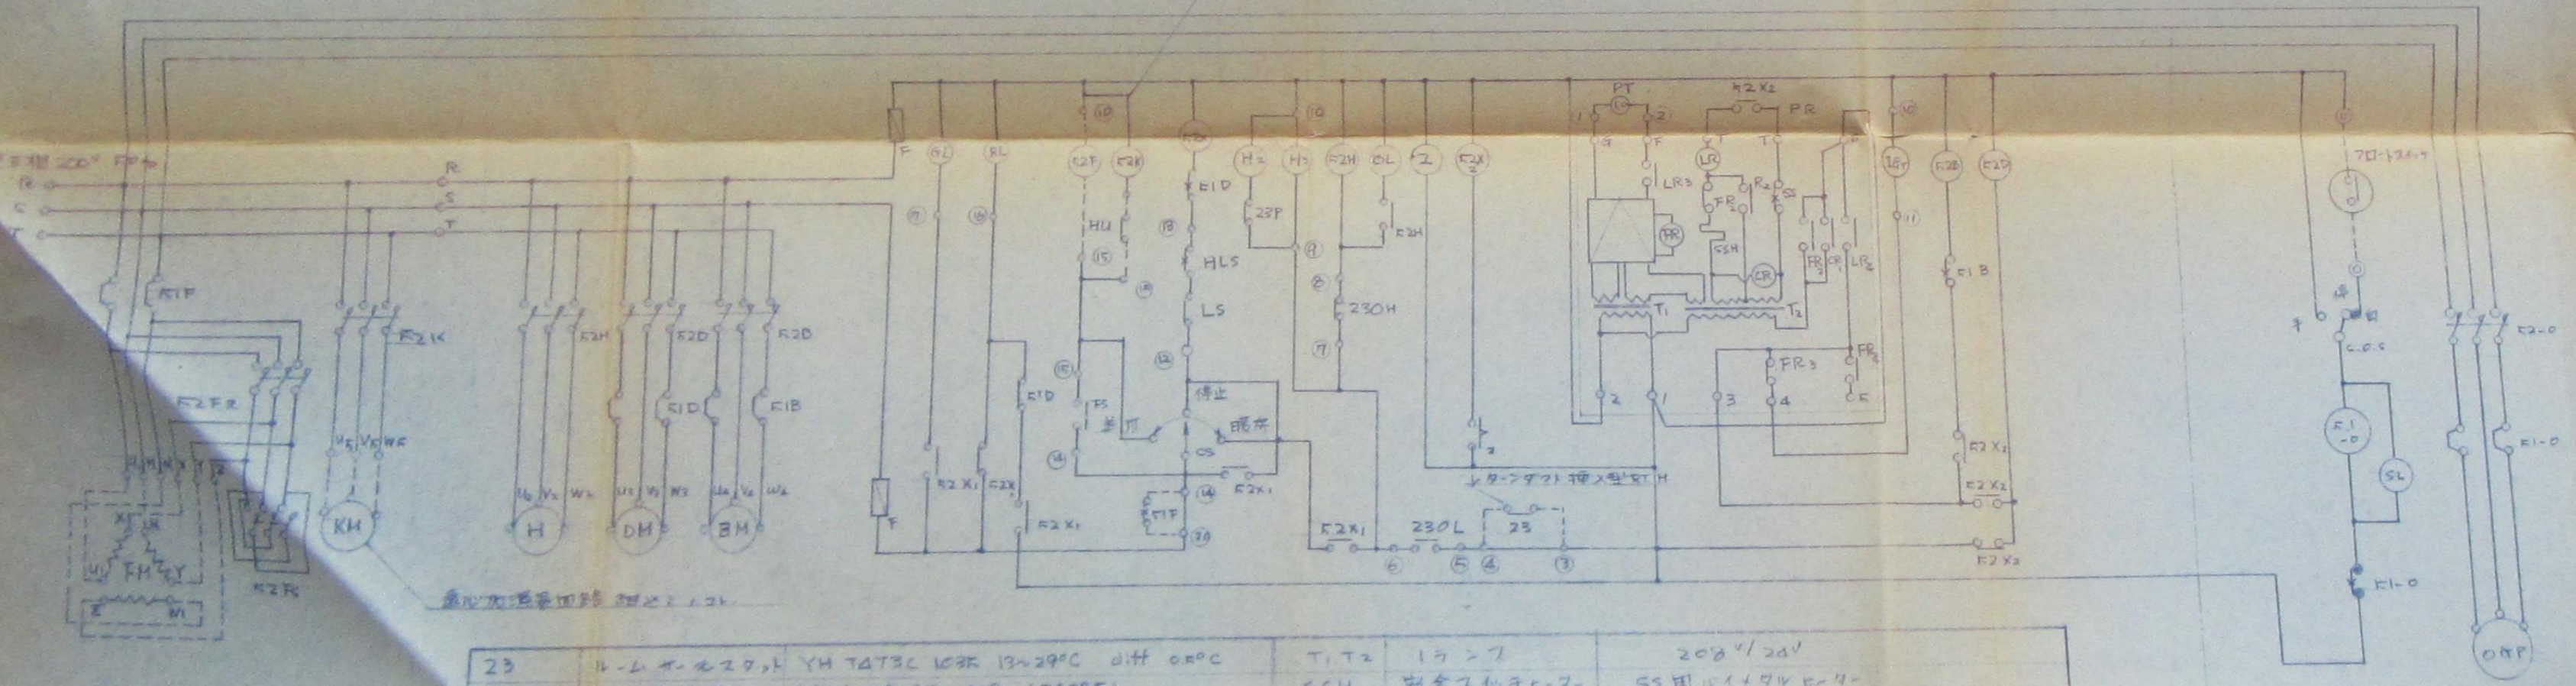

23	ヒューズ	YH TAT3C 103R 130-290C diff 0R0C	T1, T2	変圧器	200V/100V
HLS	ヒューズ	MHL-4029E 1029 (200°F)	SSH	安全スイッチ	SS用 110V 10A
LS	ヒューズ	2.0A 200V 200V	SS	安全スイッチ	SS用 110V 10A
F	フューズ	MH L-4066B 1147	CR	コンタク	200V 10A
Z	変圧器	OURON 0117 1035	FR	ブレーキ	200V 10A
C.S.	変圧器	SH-40 50U-DB-2-B	LR	リレー	200V 10A
F2X1	補助回路用	OURON MA406 40A	OL	リレー	200V 10A
F2X2	補助回路用	OURON MA406 40A	OL	リレー	200V 10A
F	フューズ	10A	OL	リレー	200V 10A
F2H	ヒューズ	SRC 3631-0	16T	リレー	200V 10A
F2B, F2D	ヒューズ	SRC 3631-0 21A	23P	リレー	200V 10A
F2D, F2D	ヒューズ	SRC 3631-0 3.6A	H1	ヒューズ	200V 10A
F2F	ヒューズ	RC 2737-2H 42A	H2	ヒューズ	200V 10A
H	ヒューズ	200V 3A 20A	PT	ヒューズ	200V 10A
DM	ヒューズ	200V 3A 4P 0.2kW	PR	ヒューズ	200V 10A
DM	ヒューズ	200V 3A 2F 0.2kW	230H	ヒューズ	200V 10A
FU	ヒューズ	200V 3A	230L	ヒューズ	200V 10A
記号	名称	仕様	記号	名称	仕様

F2F1	ヒューズ	SRC 3631-0
F2F2	ヒューズ	SRC 3631-0
HU	ヒューズ	200V 10A
F2K	ヒューズ	SRC 3631-0
KM	ヒューズ	200V 10A

工事名	下田村中央公民館新築設計図	
図面名	電気設備設計図	縮尺