 


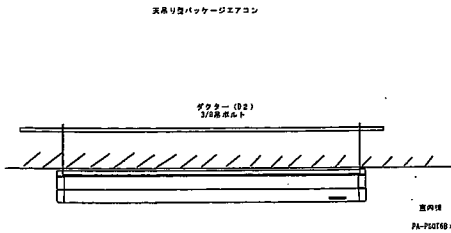
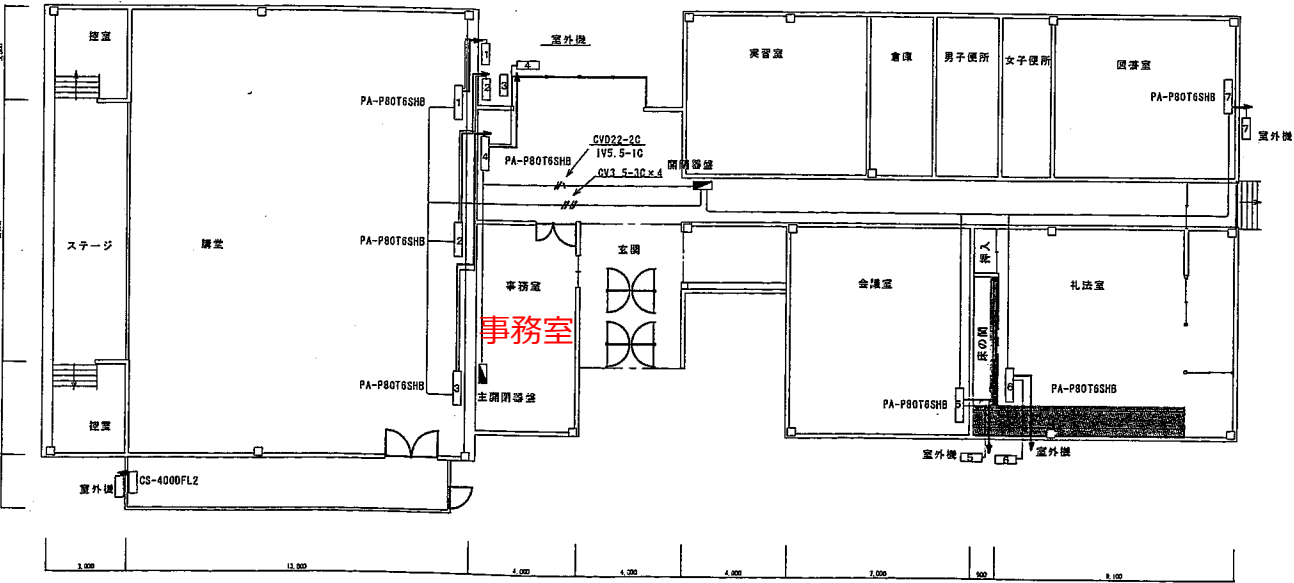


記号	凡例	備考
□	実用型パッケージエアコン室内機 (CS-P80TSH)	
□	実用型パッケージエアコン室内機 (CS-P100SH)	
□	実用型パッケージエアコン室内機 (CS-P120FL2)	
■	室外機・伊勢丹機	
●	新設100V200Vコンセント	
—	冷媒管φ9.52×15.88	
—	ドレン管	
—	電線 3.0B×2C・3.0B×3C・VFD3×3C	

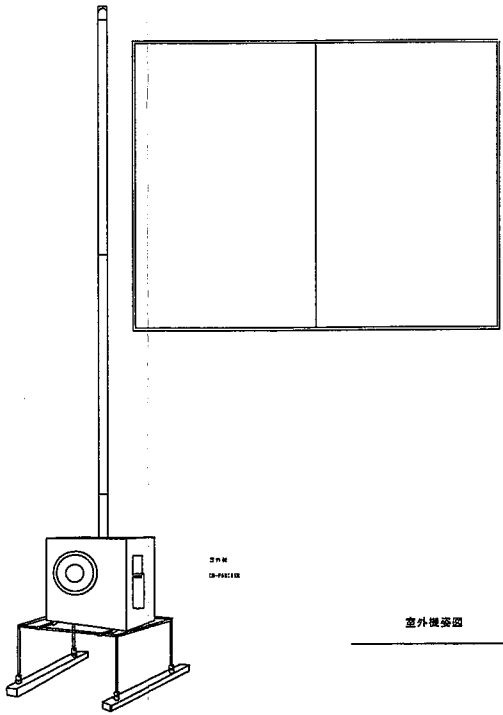

室内機 (約1)

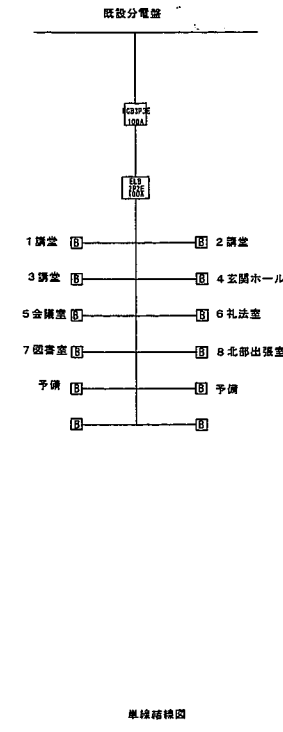

1F平面図

訂正	図面番号	工事名	図面番号	E-
	図工番号	図面名称	施工図 ( 空調機配管図・要図 )	縮尺
				S=1/100