


令和6年度	向川原地区排水ポンプ 機械設備工事	
工事番号	工事 第 64 号	
路線名		
施工箇所	おいらせ町 向川原 地内	
平面図・側面図		縮尺：図示
図面番号	2 葉中 2	

平面図 1/100

側面図 1/100

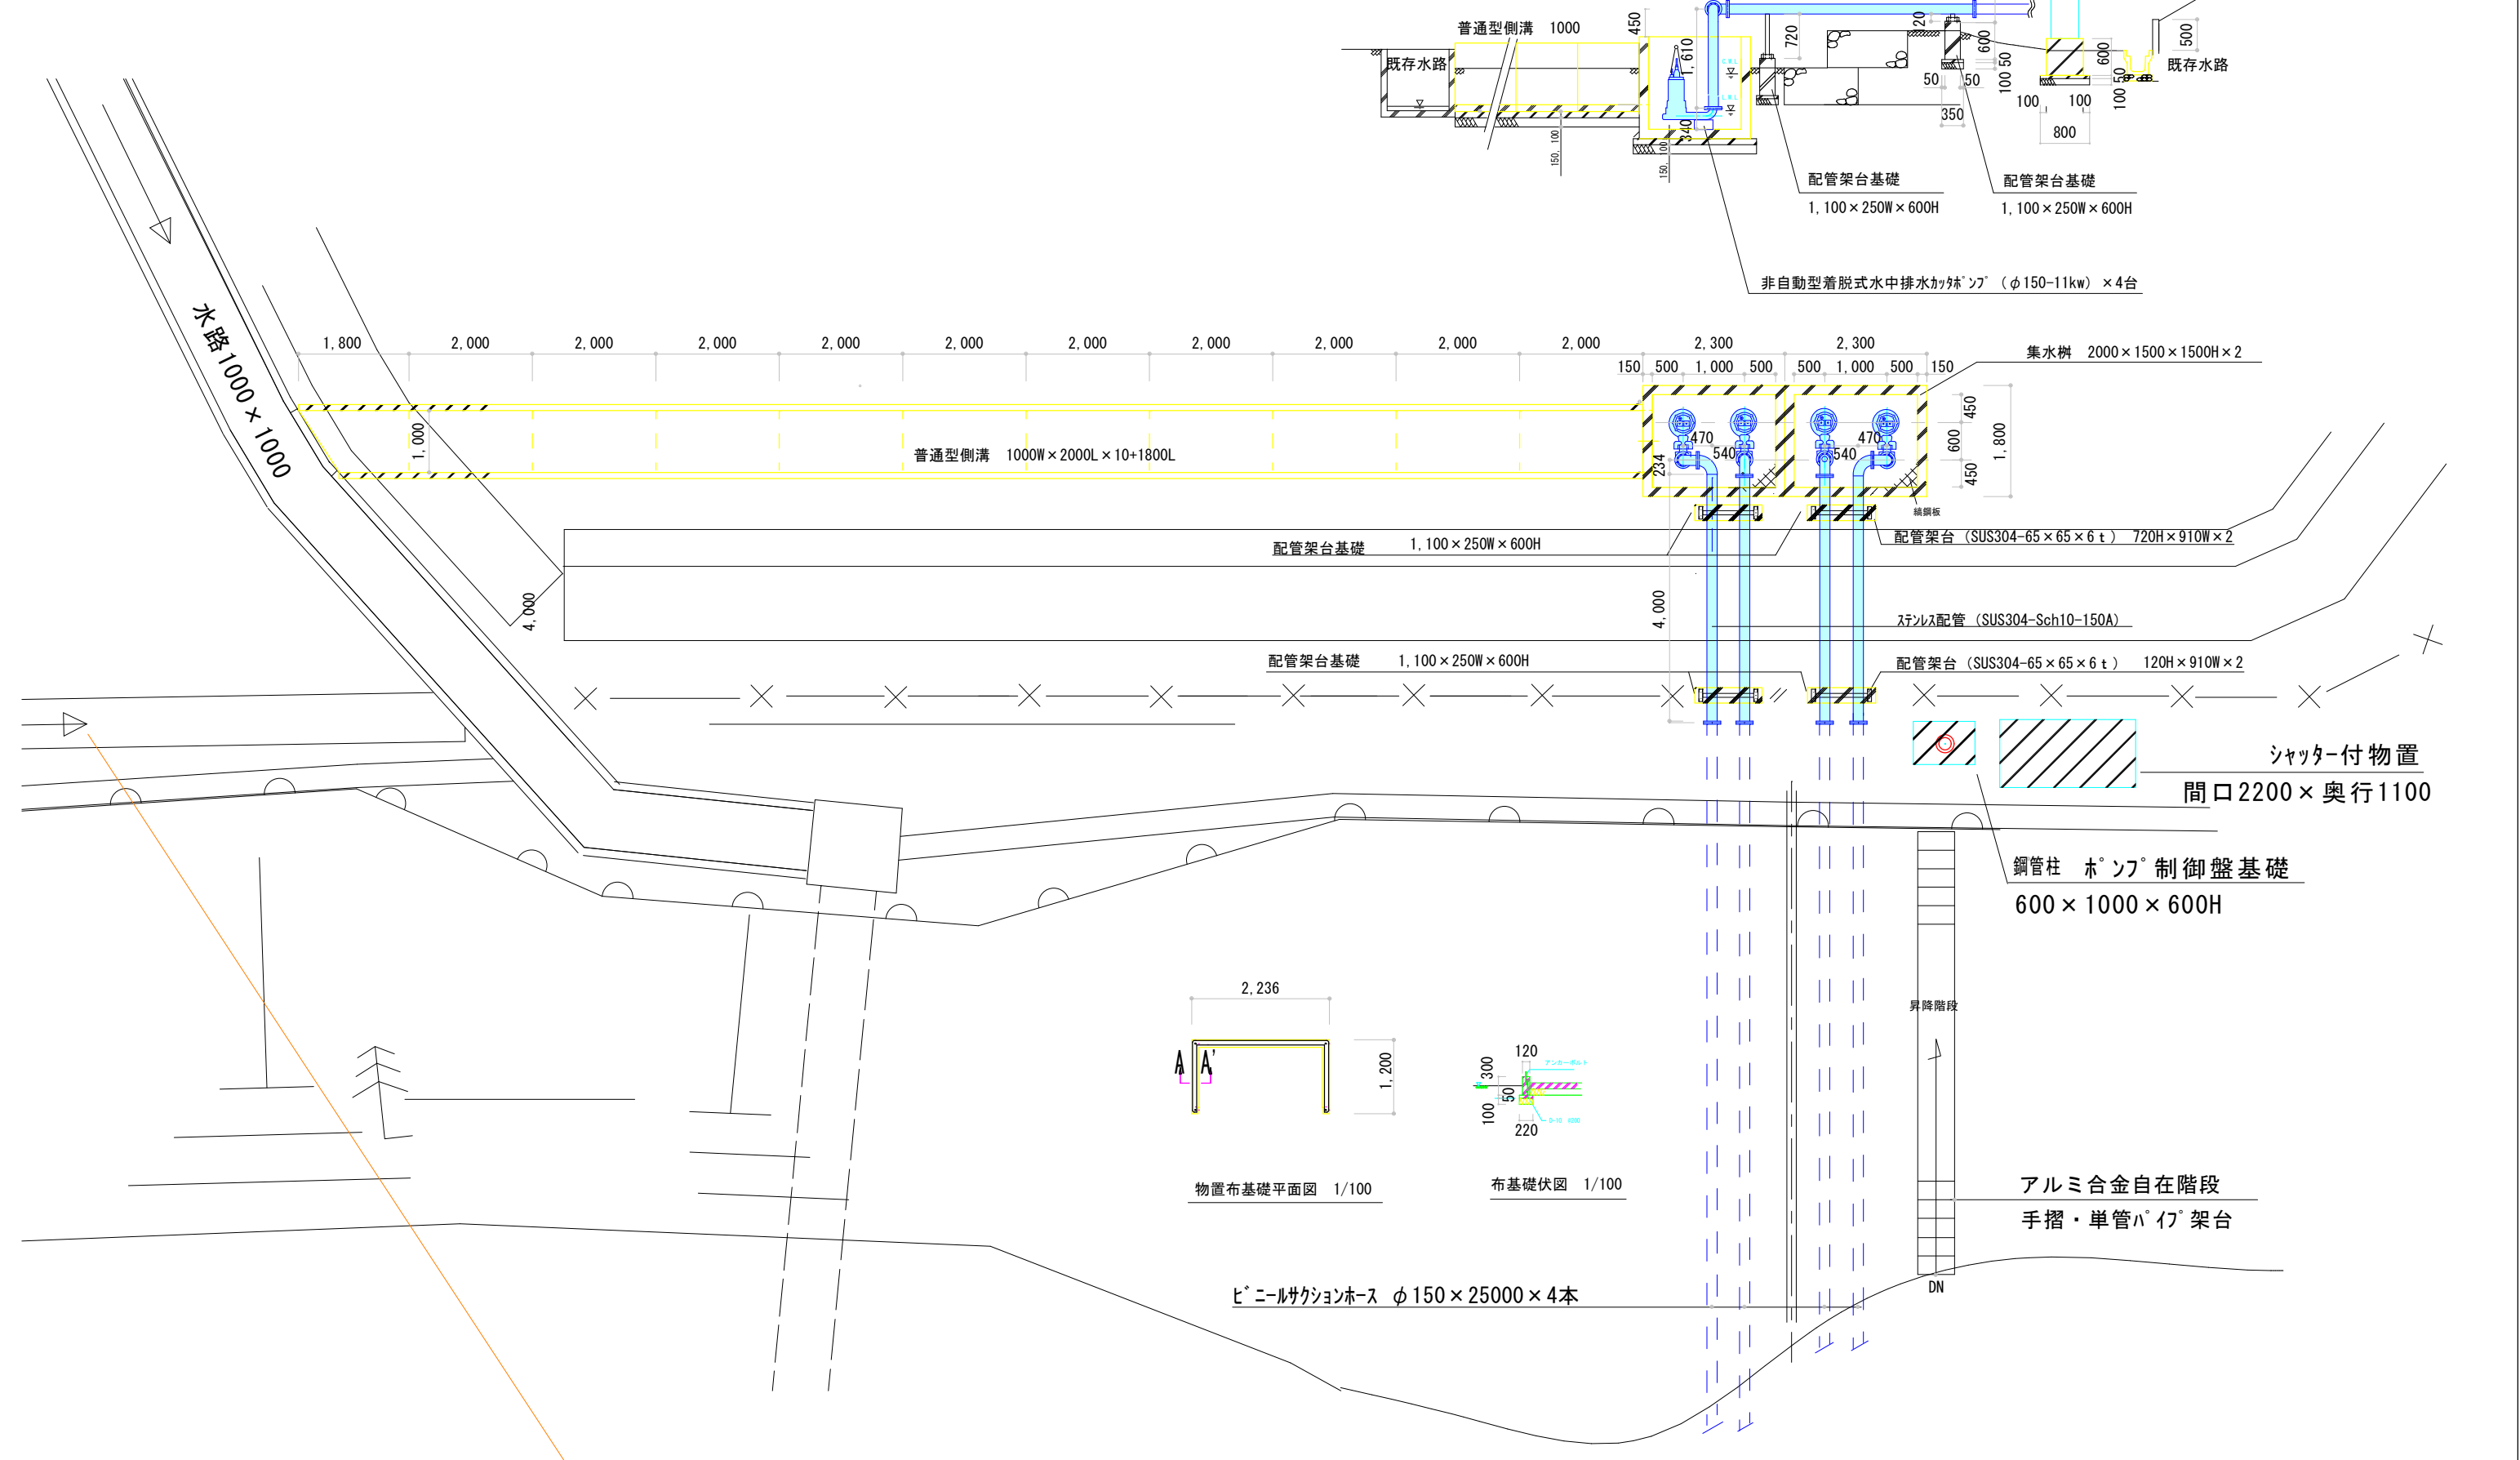

訂 正	4	30 排水側位置変更	・	・	備 考		御 承 認				検 図	検 図	担 当	製 図	工事名称	向川原排水ポンプ機械設備工事	図番	M-01	
	・	・	・	・			印	承認日	作成日	・	・						図面名称	縮尺	A-1 1/50 A-2 1/100
	・	・	・	・						・	・								